


中国建筑西南设计研究院有限公司
CHINA SOUTHWEST ARCHITECTURAL DESIGN RESEARCH INSTITUTE CO., LTD.

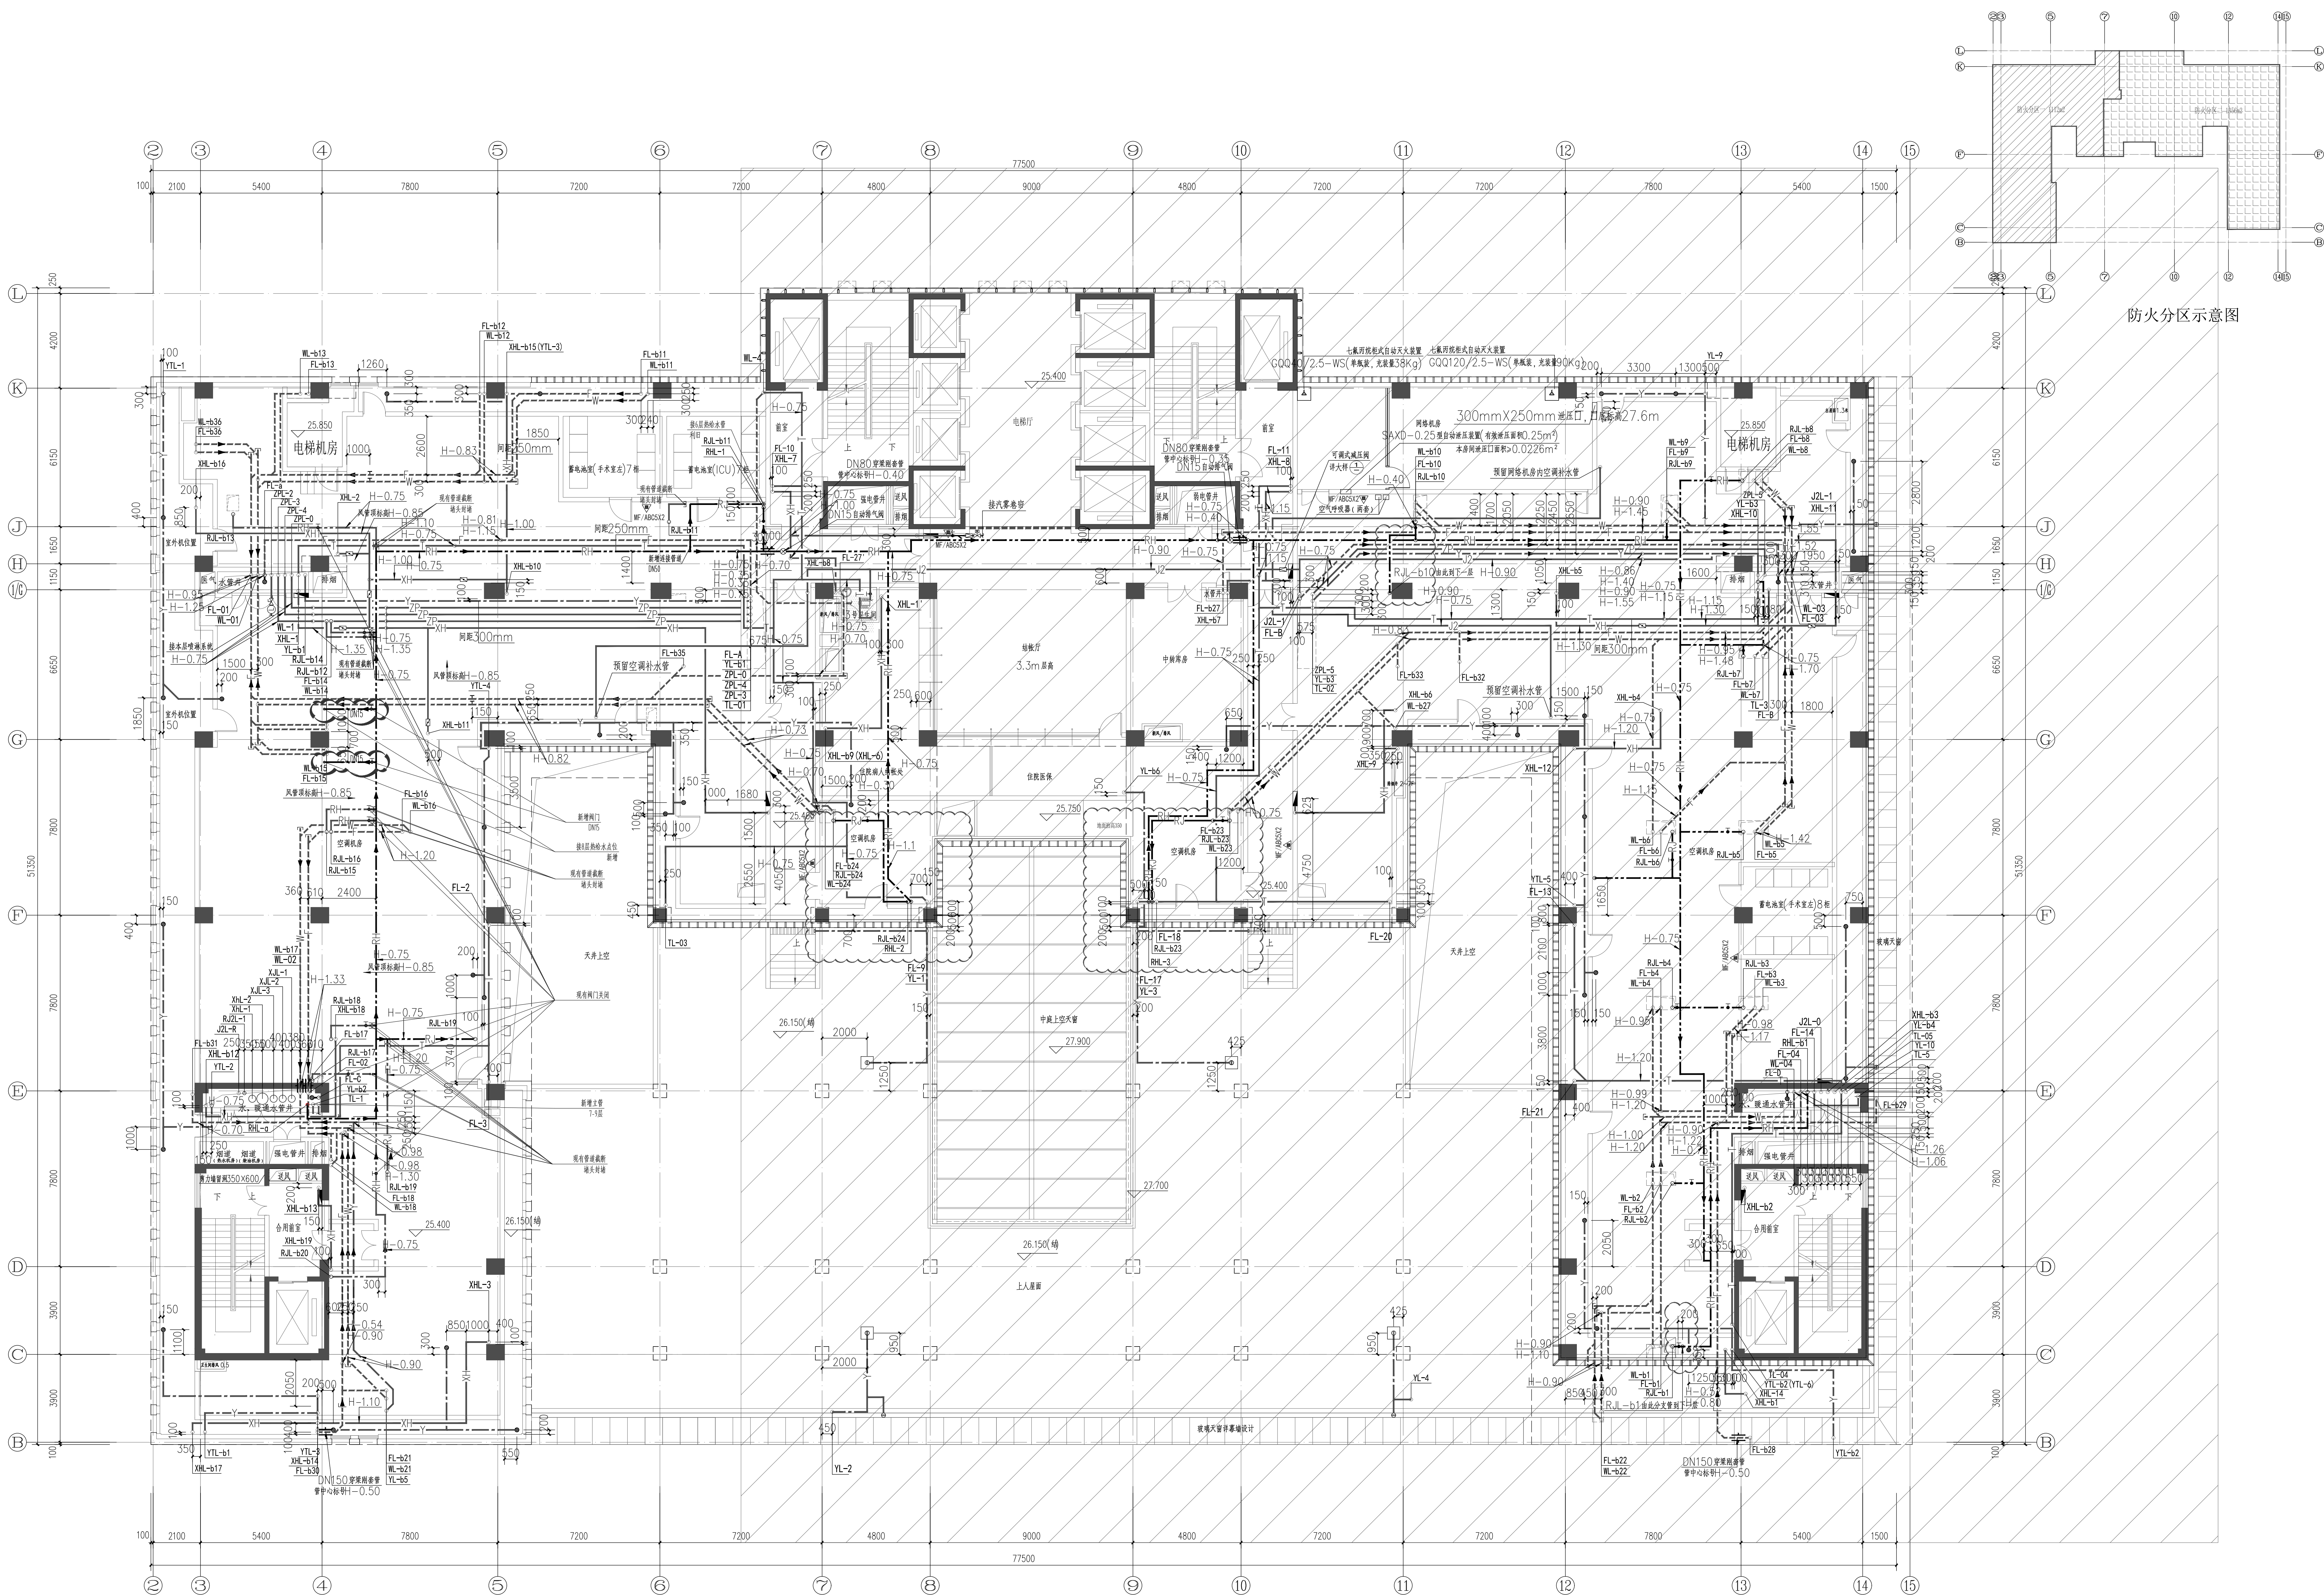

七层平面图 1:100

修改说明: 在水井内新增立管RHL-a下7层后接入原有主回水管。8层2个用水点
位均由7层主回水引出, 单独设置阀门。原9层下来的热水管道在7层接入主回水
管位置截断, 截断点两头都设堵头封堵。保留供向6层的热水管。道。

水压: 0.25MPa
DN40, DN40, DN40
减压阀大样 1:100

建设单位 (CLIENT):		成都市第二人民医院	
设计项目名称 (PROJECT NAME):		成都市第二人民医院医疗综合楼	
子项名称 (SUB PROJECT):		医疗综合楼	
图名 (DWG NAME):		七层平面图	
单位 (UNIT):		比例 (SCALE):	
设计负责人 (PROJECT LEADER):		黄平	
专业负责人 (PROFESSIONAL CHIEF):		顾燕燕	
设计 (DESIGNED BY):		王勇	
校核 (CHECKED BY):		胡永基	
审核 (APPROVED BY):		雷刚	
制图 (DRAWN BY):		张慧东	
审核 (APPROVED BY):		王建军	
图例 (LEGEND):		图号 (DWG NO.):	
水施 (WATER SUPPLY):		09156-01	
日期 (DATE):		2010年01月	
版本 (VERSION):		13	

所有设计均须遵照国家现行标准