
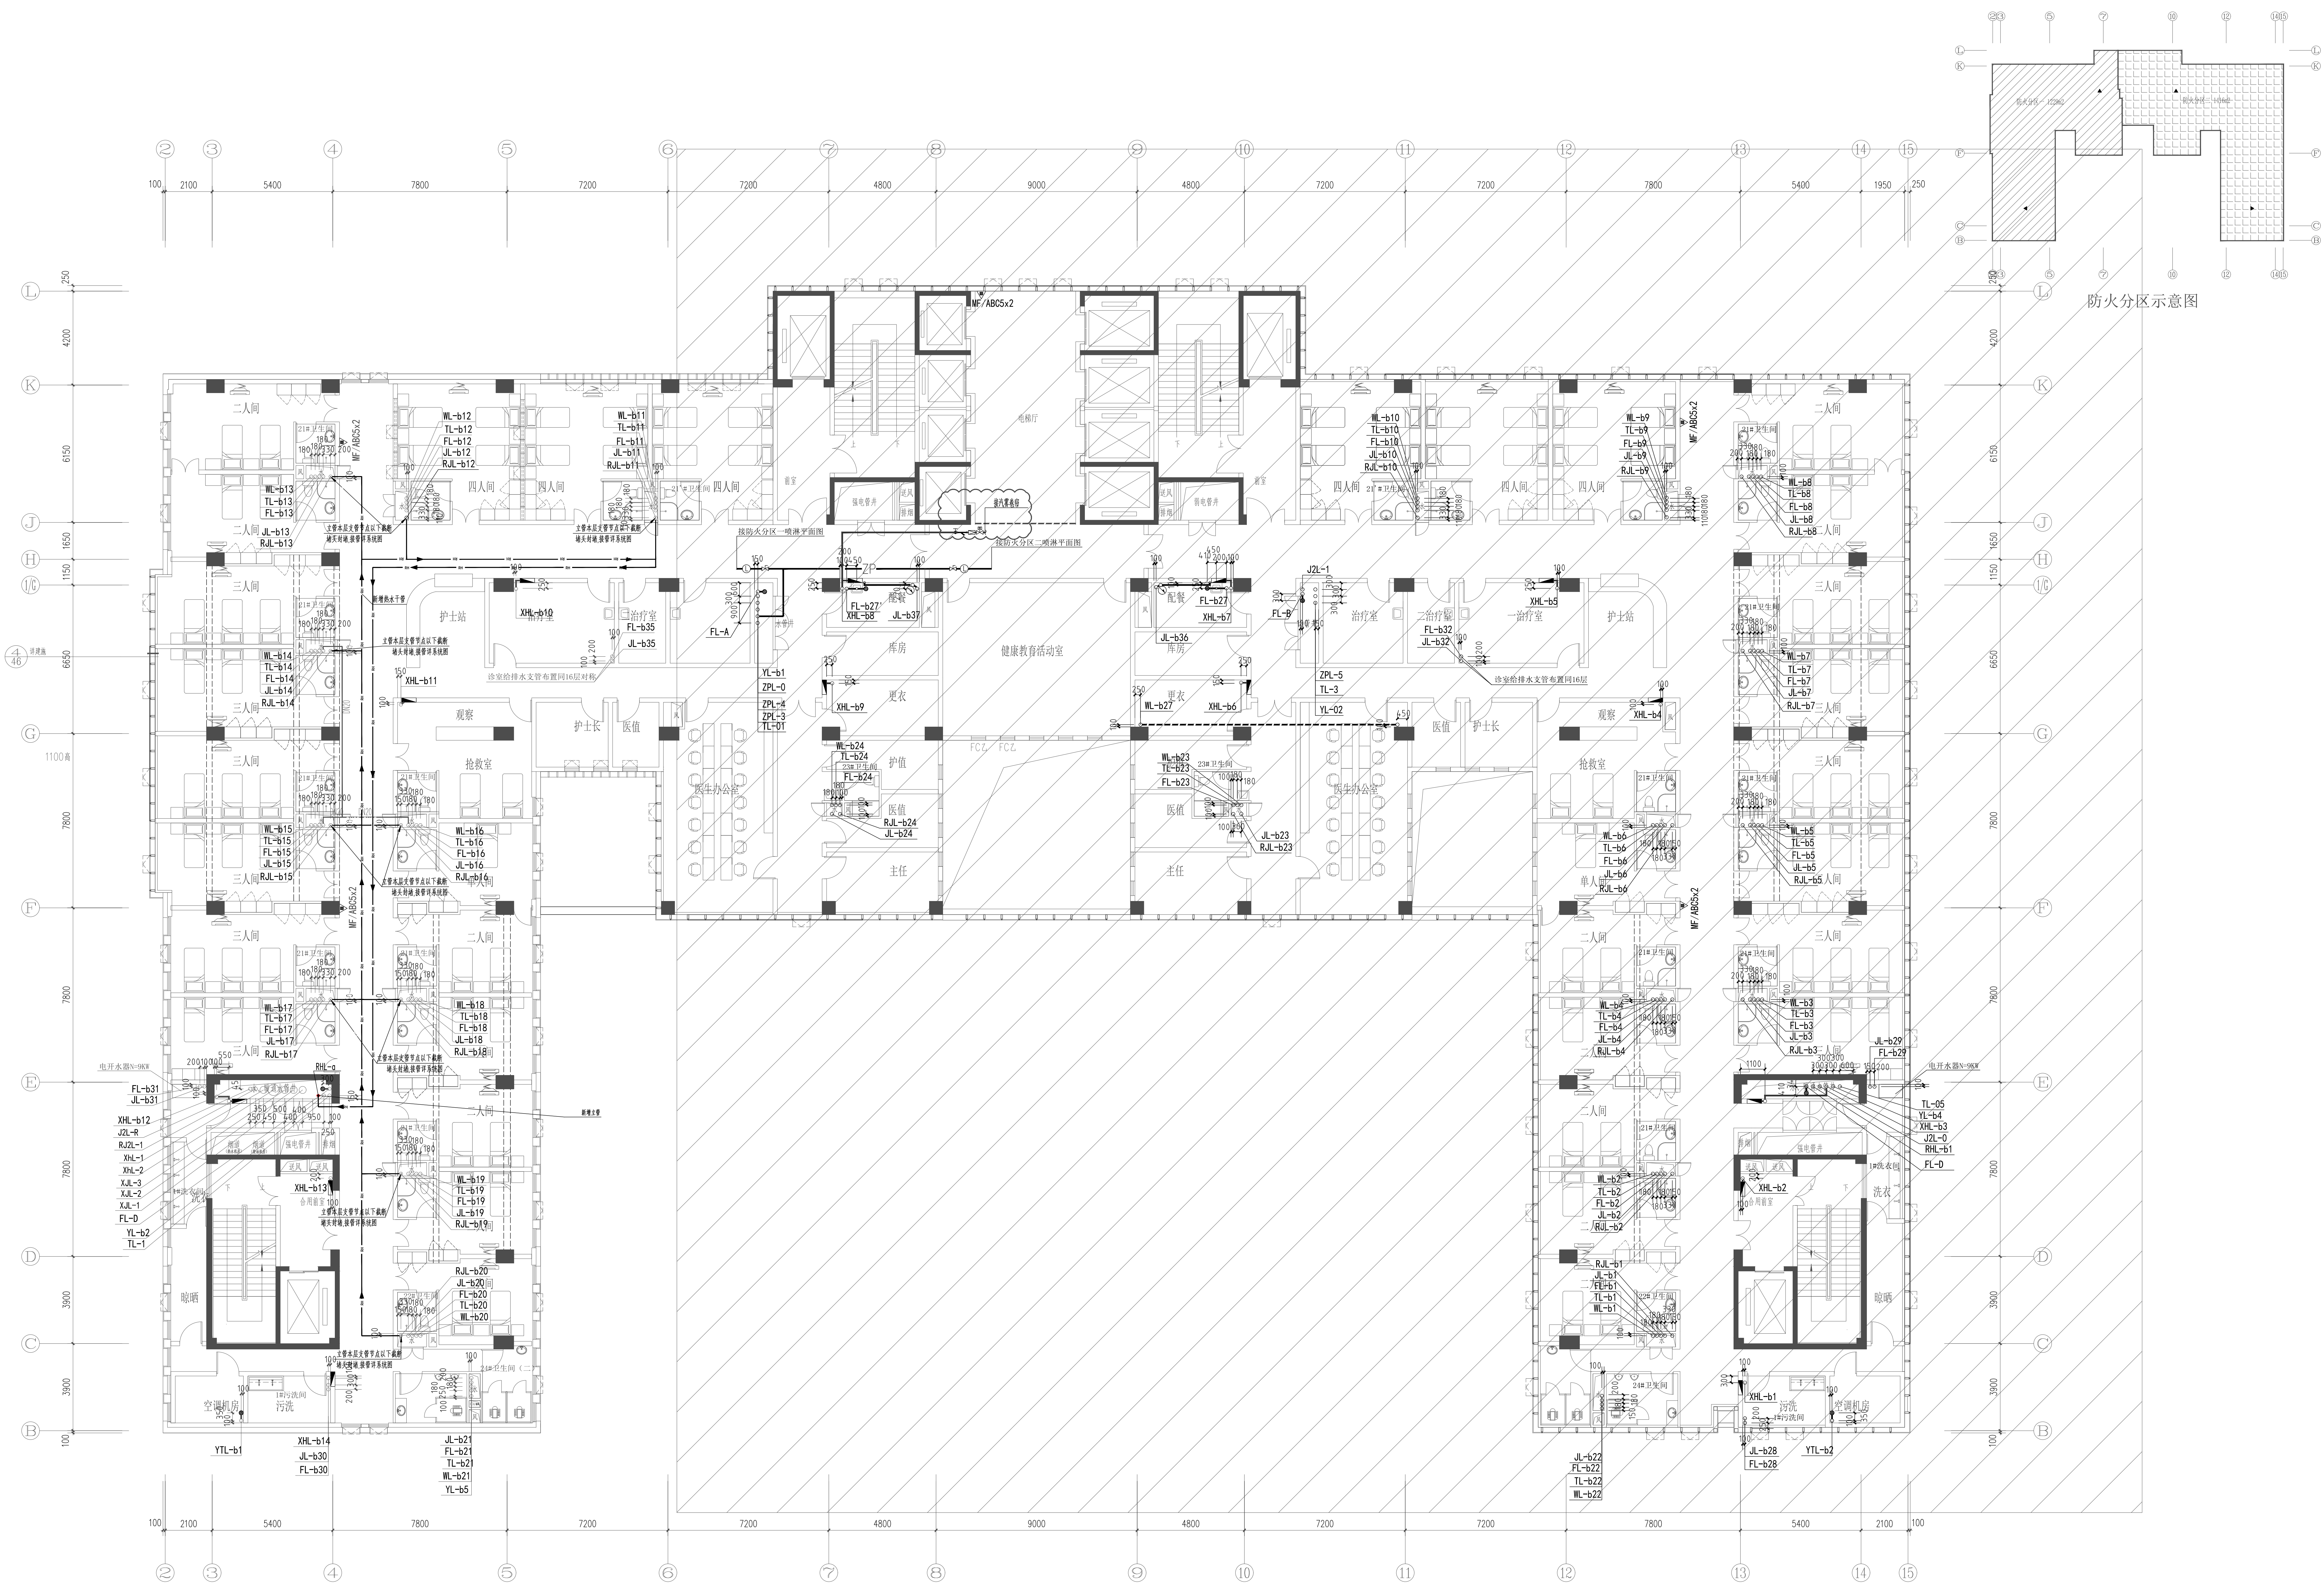


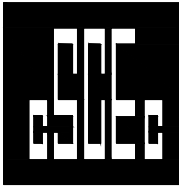

九层给排水平面图 1:100

修改说明: 本层涉及热水管道RUL-b11至RUL-b21。在9层小水井内之前向下的热供水管道截断, 截断点下方管道加堵头封堵, 截断点上方管道引出来向上在吊顶内汇集, 然后集中到新增立管位置下7层。

|                         |  |             |  |
|-------------------------|--|-------------|--|
| 建设单位 (CLIENT):          |  | 成都市第二人民医院   |  |
| 设计项目名称 (PROJECT NAME):  |  | 医疗综合大楼      |  |
| 子项名称 (SUB PROJECT):     |  | 医疗综合大楼      |  |
| 图名 (DWG NAME):          |  | 九层给排水平面图    |  |
| 单位 (UNIT):              |  | 比例 (SCALE): |  |
| 设计负责人 (PROJECT LEADER): |  | 黄平          |  |
| 专业负责人 (PROFESSIONAL):   |  | 徐卫红         |  |
| 设计人 (DESIGNED BY):      |  | 王勇          |  |
| 校对人 (CHECKED BY):       |  | 田林莉         |  |
| 审核人 (APPROVED BY):      |  | 雷刚          |  |
| 审核人 (APPROVED BY):      |  | 张慧东         |  |
| 审核人 (APPROVED BY):      |  | 王建军         |  |
| 图号 (DWG NO.):           |  | 09156-01    |  |
| 水施 (DWG NO.):           |  | 15          |  |
| 版本 (VER.):              |  | 0           |  |
| 日期 (DATE):              |  | 2010年01月    |  |